


ROZWINIĘCIE INSTALACJI WOD-KAN

skala 1:100

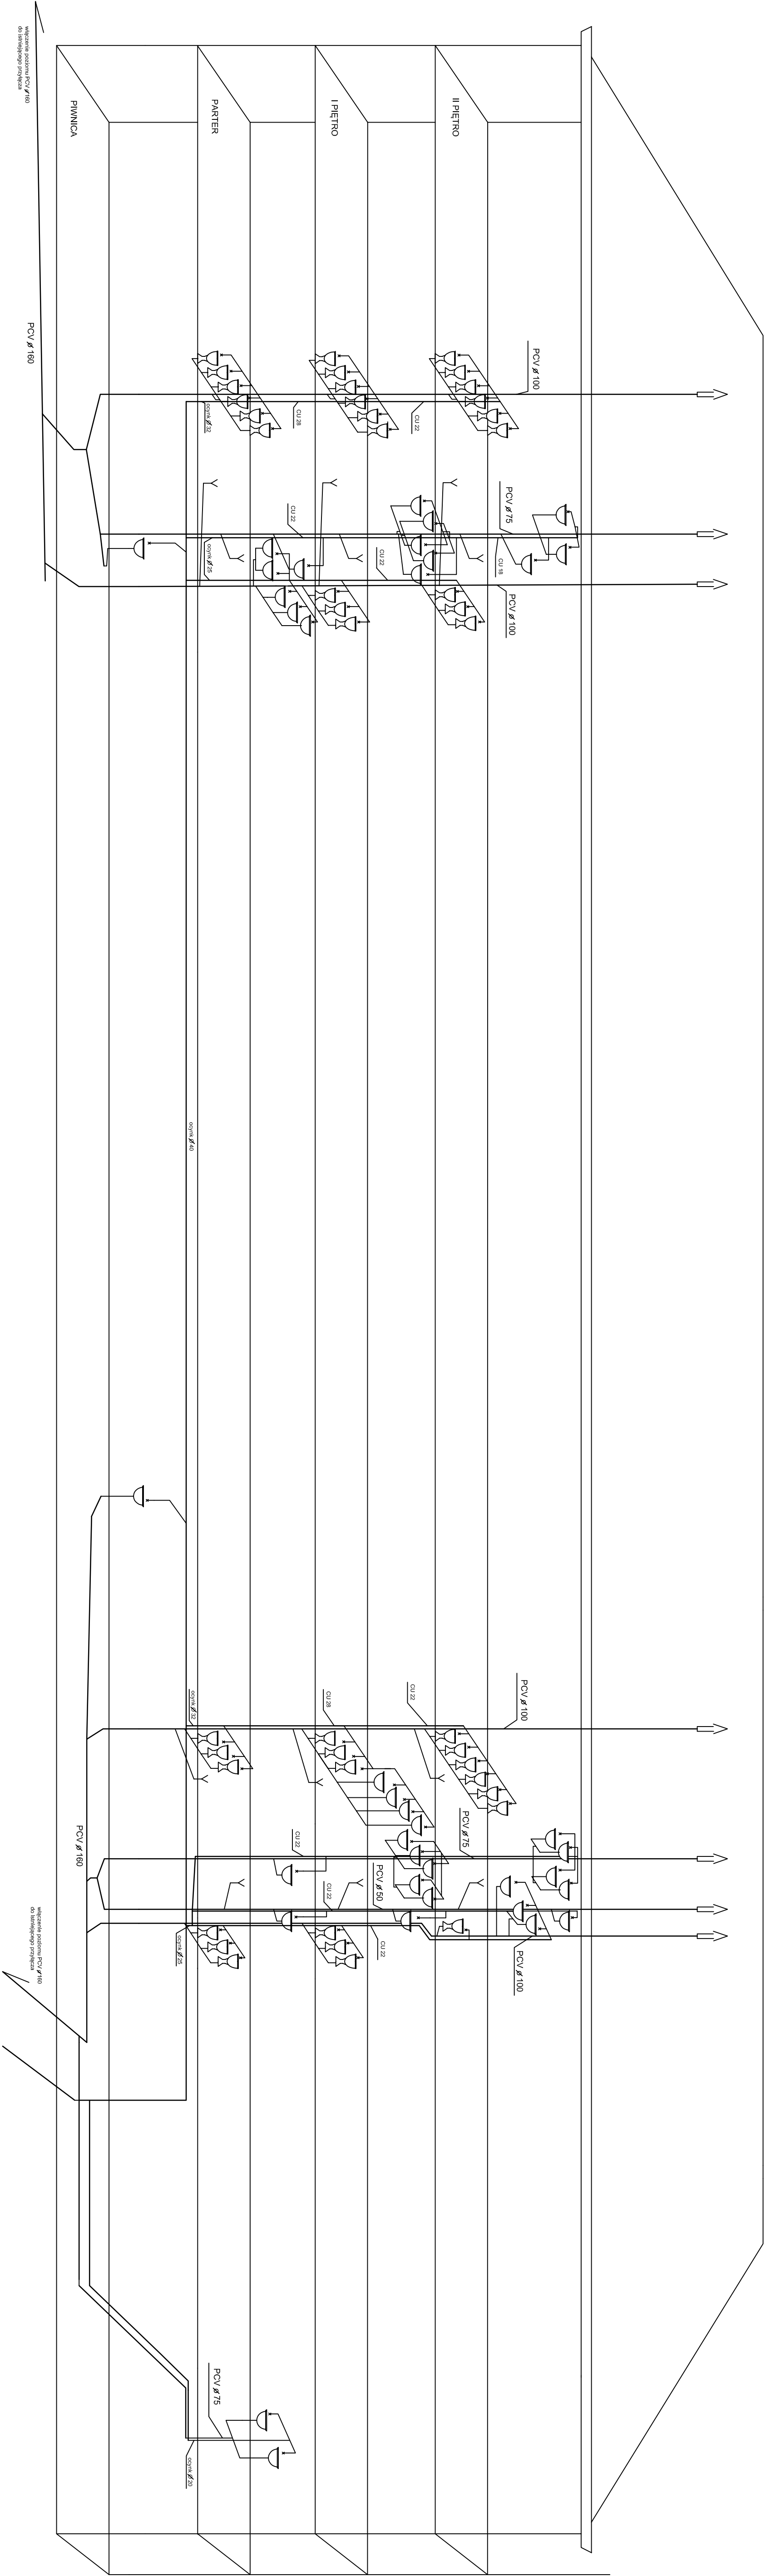

"PROKOCART"			
inż. Józef Słucki			
49-305 Brzeg ul. Księdza Maksymiliana 33/ 15 tel. 513-09-05-24			
Inwestor	POWIAT BRZESKI UL. ROBOTNICZA 20C 49-300 BRZEG		
Temat	wzł. - km		
Obiekt	BUDYSEK MIASTECZKOWY - USŁUGOWY		
Lokalizacja	ul. SŁOWIAŃSKA 18-49-300 BRZEG, DZ. NR 806		
Projektant	Podpis		
Autorzy projektu	Data: grudzień 2017		
m. upr. 11.08.06 Op	Skala: 1:100		
Nr rys			31s