


MAPA DO CELÓW PROJEKTOWYCH	
Oznaczenie kancelaryjne zgłoszenia pracy geodezyjnej	G.6640.1.545.2017
Jednostka ewidencyjna	identyfikator 160101_1 nazwa Gmina Brzeg
Obręb ewidencyjny	identyfikator 1102 nazwa CENTRUM dz. nr 636/8
Nr działki, ark. mapy ewidencyjnej	
Określenie położenia	
Nazwa układu współrzędnych	prostokątnych płaskich układu wysokości Kronsztadt 60
Skala mapy	1 : 500
Sekcja mapy zasadniczej	układ 1965 463.412.2032 układ 2000 6.143.16.23.1.1
Oznaczenie obszaru aktualizacji	
Informacja o służebnościach gruntowych	Na dzień sporządzenia mapy nie ustalono służebności gruntowych obszarów działki 636/8
Data opracowania mapy	08.05.2017
Nazwa firmy geodezyjnej	nr uprawnień
USŁUGI GEODEZYJNE mgr inż. Wiesław Andrzej 49-300 BRZEG, UL. Robotnicza 18/15 NIP: 7470004157, REGON: 530711535	

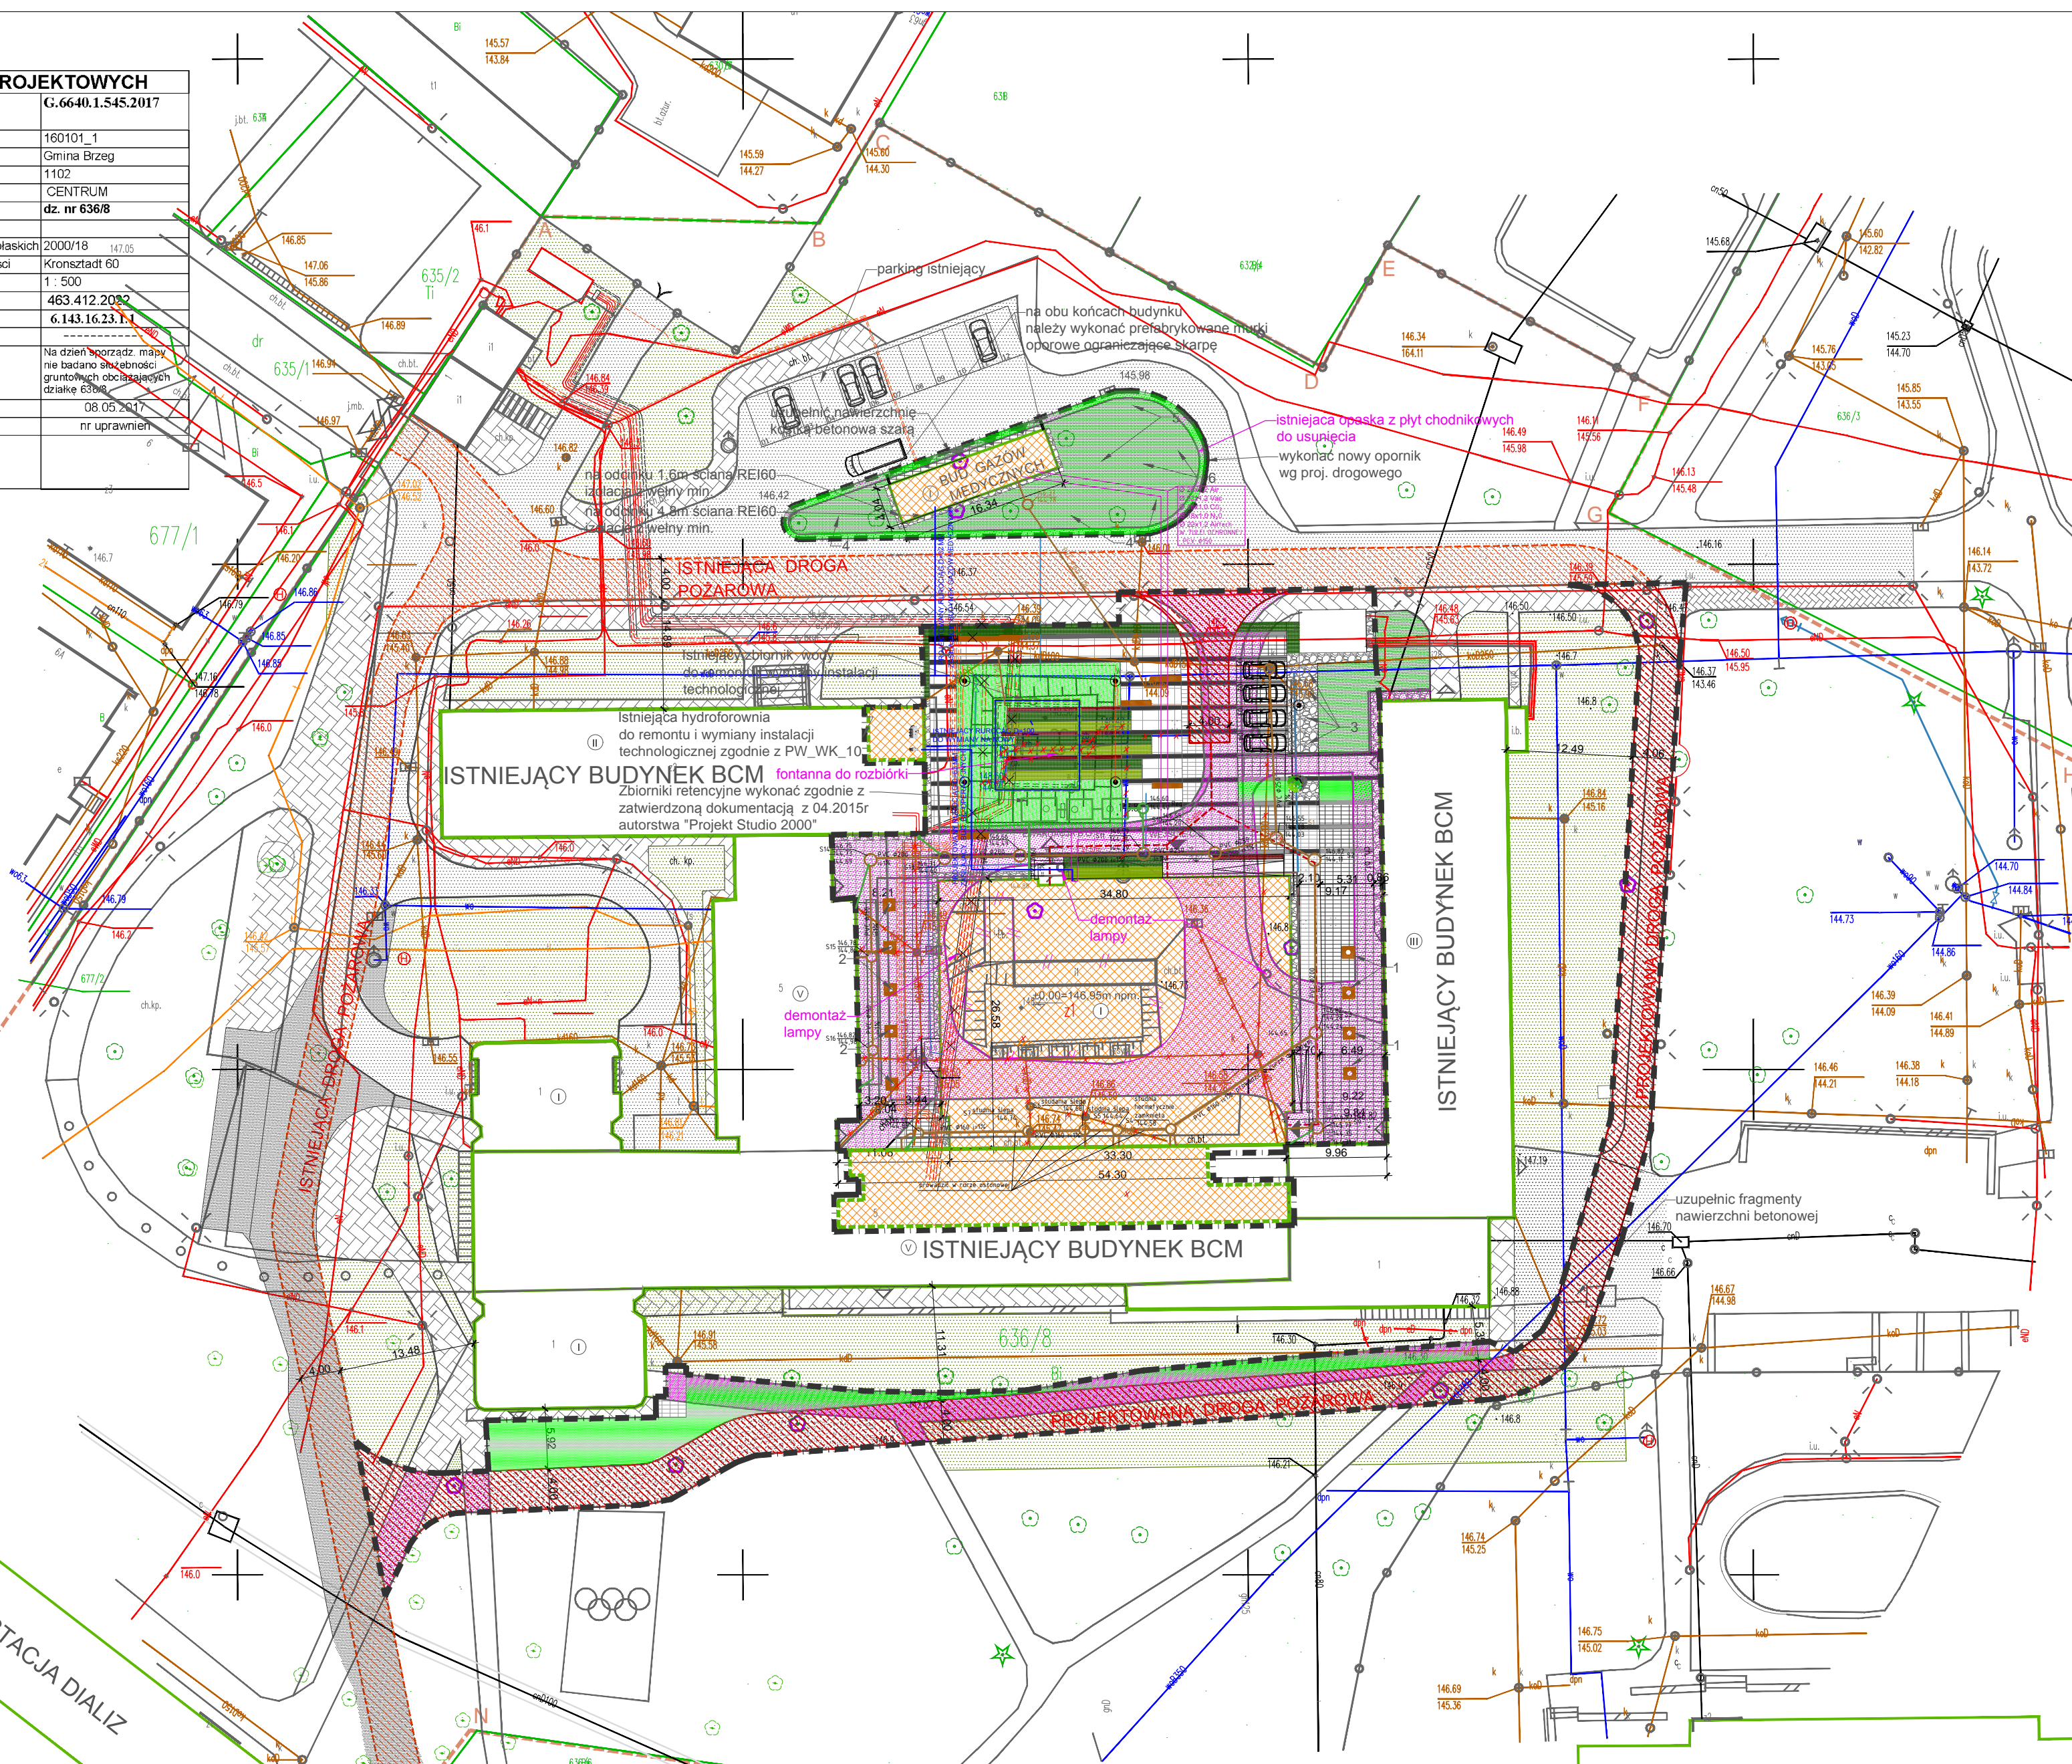

LEGENDA /ARCHITEKTURA/:

- Granicza działek
- Granicza działki 636/8
- Granicze terenu będącego przedmiotem opracowania (zakres opracowania dla sieci i instalacji zewnętrznych uzbrojenia terenu mieści się w granicach działki nr 636/8)
- Budynki nowoprojektowane
- Istniejące budynki szpitala
- Pomieszczenia w budynkach istniejących objęte zakresem opracowania (hydrofornia, kotłownia)
- Budowle podziemne objęte zakresem opracowania (zbiornik wody)
- Istniejące budynki na terenie szpitala poza zakresem opracowania
- Istniejący wjazd - wyjazd na teren szpitala
- Wejście do budynku/ Wyjście ewakuacyjne
- Dojście do drogi pożarowej wraz z długością
- Istniejąca droga pożarowa
- Projektowana droga pożarowa
- Hydranty zewnętrzne

BRANŻE:

- Projektowane instalacje elektryczne - Linia kablowa nn-0,4kV
- Instalacje zewnętrzne elektryczne - zmiana prowadzenia kabli w stosunku do projektu budowlanego, który uzyskał pozwolenie na budowę na podstawie decyzji o pozwoleniu na budowę nr 324/15 z 12.06.2015r
- Projektowane lampy
- Projektowana instalacja zewnętrzna gazów medycznych
- Istniejąca instalacja wodociągowa zewnętrzna do likwidacji
- Projektowana Instalacja wodociągowa zewnętrzna
- Istniejąca instalacja zewnętrzna kanalizacji do likwidacji
- Projektowana instalacja zewnętrzna kanalizacji deszczowej

ZASTRZEŻENIA PRAWNE
BIURO PROJEKTOWE NIE ODPOWIADA ZA WYKORZYSTANIE NIEOSTATECZNYCH I NIEPEŁNYCH WERSJI PROJEKTU. WSZYSTKIE RYSUNKI POWINNY BYĆ ROZPATRYWANE RAZEM Z ODPOWIEDNIMI OPACOWANAMI BRANŻOWYMI. JAKO CAŁOŚĆ PROJEKTU NALEŻY ROZUMIEĆ OPACOWANIA PROJEKTOWE W FORMIE RYSUNKOWEJ I DOKUMENTACJĘ OPISOWĄ.
NIEISTOTNE ODSTĄPIENIE OD ZATWIERDZONEGO PROJEKTU BUDOWLANEGO LUB INNYCH WARUNKÓW POZWOLENIA NA BUDOWĘ NIE WYMAGA UZYSKANIA DECYZJI O ZMIANIE POZWOLENIA NA BUDOWĘ /ZGODNIE Z ART. 36A, UST. 5 PRAWA BUDOWLANEGO/
UWAGI:
1. WSZYSTKIE WYMIARY KONTROLOWAĆ NA BUDOWIE
2. PROJEKTOWANY BUDYNEK NALEŻY DO KATEGORII PM - KLASA OPORNOŚCI POŻAROWEJ BUDYNKU - "E". NALEŻY STOSOWAĆ SIĘ DO WSZYSTKICH WYTYCZNYCH WARUNKÓW TECHNICZNYCH I INNYCH ROZPORZĄDZEŃ PRZEWIDZIANYCH DLA W/W TYPU BUDYNKU
3. KONSTRUKCJA WEDŁUG PROJEKTU KONSTRUKCJI
4. INSTALACJE WG PROJEKTÓW BRANŻOWYCH, INSTALACYJNYCH

Modernizacja Brzeskiego Centrum Medycznego w Brzegu.
Budowa bloku operacyjnego wraz z centralną sterylizatorem w Brzeskim Centrum Medycznym.

Inwestor Powiat Brzeski z siedzibą w Brzegu przy ul. Robotniczej 20, 49-300 Brzeg		Branża Zagospodarowanie terenu Rys. Nr. PW_PZT_02 Data 28.08.2017r. Skala 1:500 Arkusz/m.kw. -
Adres budowy ul. Mossora 1, 49-300 Brzeg		
Stadium PROJEKT WYKONAWCZY		Sprawdzający mgr inż. arch. Monika Wojtczyk 7131/33/P/2004
Rysunek		
Projektant mgr inż. arch. Grzegorz Sadowski 78/86/Pw		Strona
Opracował mgr inż. arch. M. Kabaciński		
SPÓŁKA PROJEKTOWANIA ARCHITEKTONICZNEGO SADOWSKI, SADOWSKA SPÓŁKA Z OGRANICZONĄ ODPOWIEDZIALNOŚCIĄ SPÓŁKA KOMANDYTOWA ul. Podlaska 13, 60-623 Poznań Telefon 04861/ 8484190 Fax: 04861/ 8484123 E-Mail: spa@spa-sadowski.pl Internet: http://www.spa-sadowski.pl		Strona
-		